

**JORGE GONZÁLEZ MUÑOZ**

**PERSONAL INFO**

Name : Jorge Glez Muñoz  
 Studio Address: C/ Fernando Morán Lavandera Nº2 BAJO, GIJÓN (ASTURIAS) Spain.  
 Mobile Phone: +0034 600 22 37 14  
 Birth: 4 Julio 1974, Asturias, Spain.  
 Language: Spanish & English  
 Email: ingepius@gmail.com  
 Web corporation: www.ingepius.es



**DATOS PERSONALES**

**PASIÓN:**  
El diseño en general.

**EDUCACIÓN TITULACIÓN**

Ingeniero Técnico Industrial por la Universidad de Oviedo.

Bachiller Técnico Industrial Universidad Laboral de Gijón

Técnico Superior en PRRL Prevención de Riegos Laborales Colegio de Ing Tec. Principado de Asturias

**FORMACIÓN COMPLEMENTARIA**

Curso de Creación y Desarrollo de Pymes Impartido por FADE, 2003: 500 h

Programa de Dirección Económico Financiera Impartido por FADE: 200 h

Programa de Dirección Comercial y Marketing Impartido por FADE: 150 h

Gestión Comercial y Orientación al Cliente Impartido por EOI: 60 h

Consolidación de Pymes y Habilidades Directivas Impartido por la EOI: 60 h

Planificación Financiera en las Pymes Impartido por EOI: 60 h

Gestión Integral de Recursos Empresariales Impartido por FADE-FEDA: 55 h

La Calidad en las Compras, la Producción y la Logística: ATYCA: 30 h

**SEMINARIOS C.O.T.I.P.A.**

Múltiples Seminarios Técnicos en el Colegio de Ingenieros Técnicos:

Emissiones Sonoras y Manejo del Sonómetro

Aplicación del Nuevo Reglamento de Baja Tensión

Dimensionamiento de Salas de Calderas Energía Solar Térmica

Reglamento de Seguridad Contra Incendios


Código Técnico de la Edificación

Energía Solar Fotovoltaica

 
Reglamento de Alta Tensión

**PROGRAMAS AUTOMATIZADOS**

AutoCad  
 Inventor  
 Solid Works  
 3D Studio  
 Corel Draw  
 Photoshop  
 Presto  
 Access  
 Dialux  
 Revit

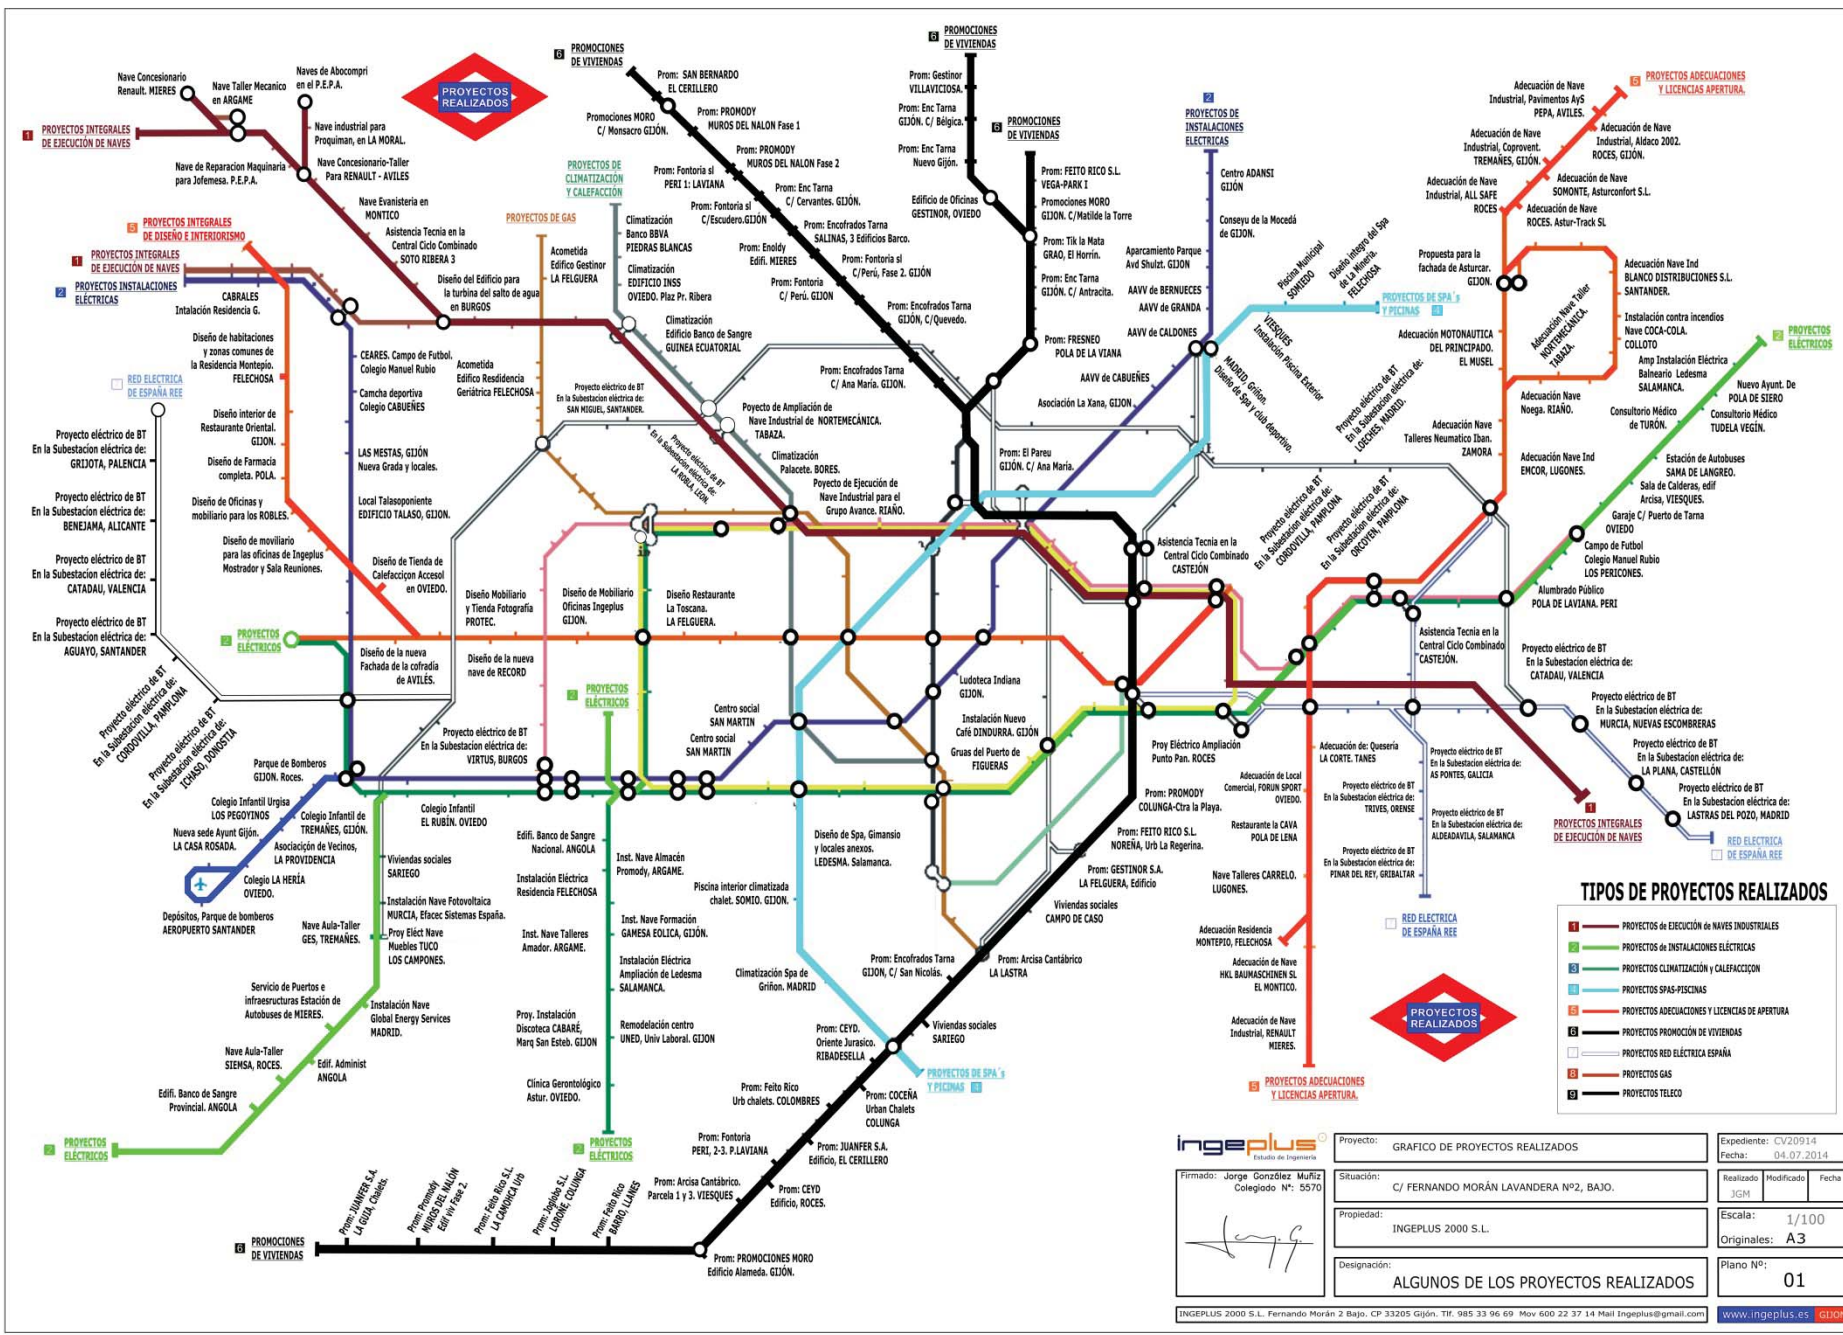

- ### TIPOS DE PROYECTOS REALIZADOS
- 1 PROYECTOS DE EJECUCIÓN DE NAVES INDUSTRIALES
  - 2 PROYECTOS DE INSTALACIONES ELÉCTRICAS
  - 3 PROYECTOS DE CLIMATIZACIÓN Y CALIFICACIÓN
  - 4 PROYECTOS SPAS-PISCINAS
  - 5 PROYECTOS ADECUACIONES Y LICENCIAS DE APERTURA
  - 6 PROYECTOS PROMOCIÓN DE VIVIENDAS
  - 7 PROYECTOS RED ELÉCTRICA ESPAÑA
  - 8 PROYECTOS GAS
  - 9 PROYECTOS TELECO

<b>INGEPLUS</b> <small>Estudio de Ingeniería</small>		Proyecto: GRAFICO DE PROYECTOS REALIZADOS Expediente: CV20914 Fecha: 04.07.2014
Firmado: Jorge González Muñoz Colegiado Nº: 5570 	Situación: C/ FERNANDO MORÁN LAVANDERA Nº2, BAJO. Propiedad: INGEPLUS 2000 S.L. Designación: ALGUNOS DE LOS PROYECTOS REALIZADOS	Realizado: JGM Modificado: Fecha: Escala: 1/100 Originales: A3 Plano Nº: 01
<small>INGEPLUS 2000 S.L. Fernando Morán 2 Bajo. CP 33205 Gijón. Tf. 985 33 96 69 Mov 600 22 37 14 Mail Ingeplus@gmail.com</small>		